


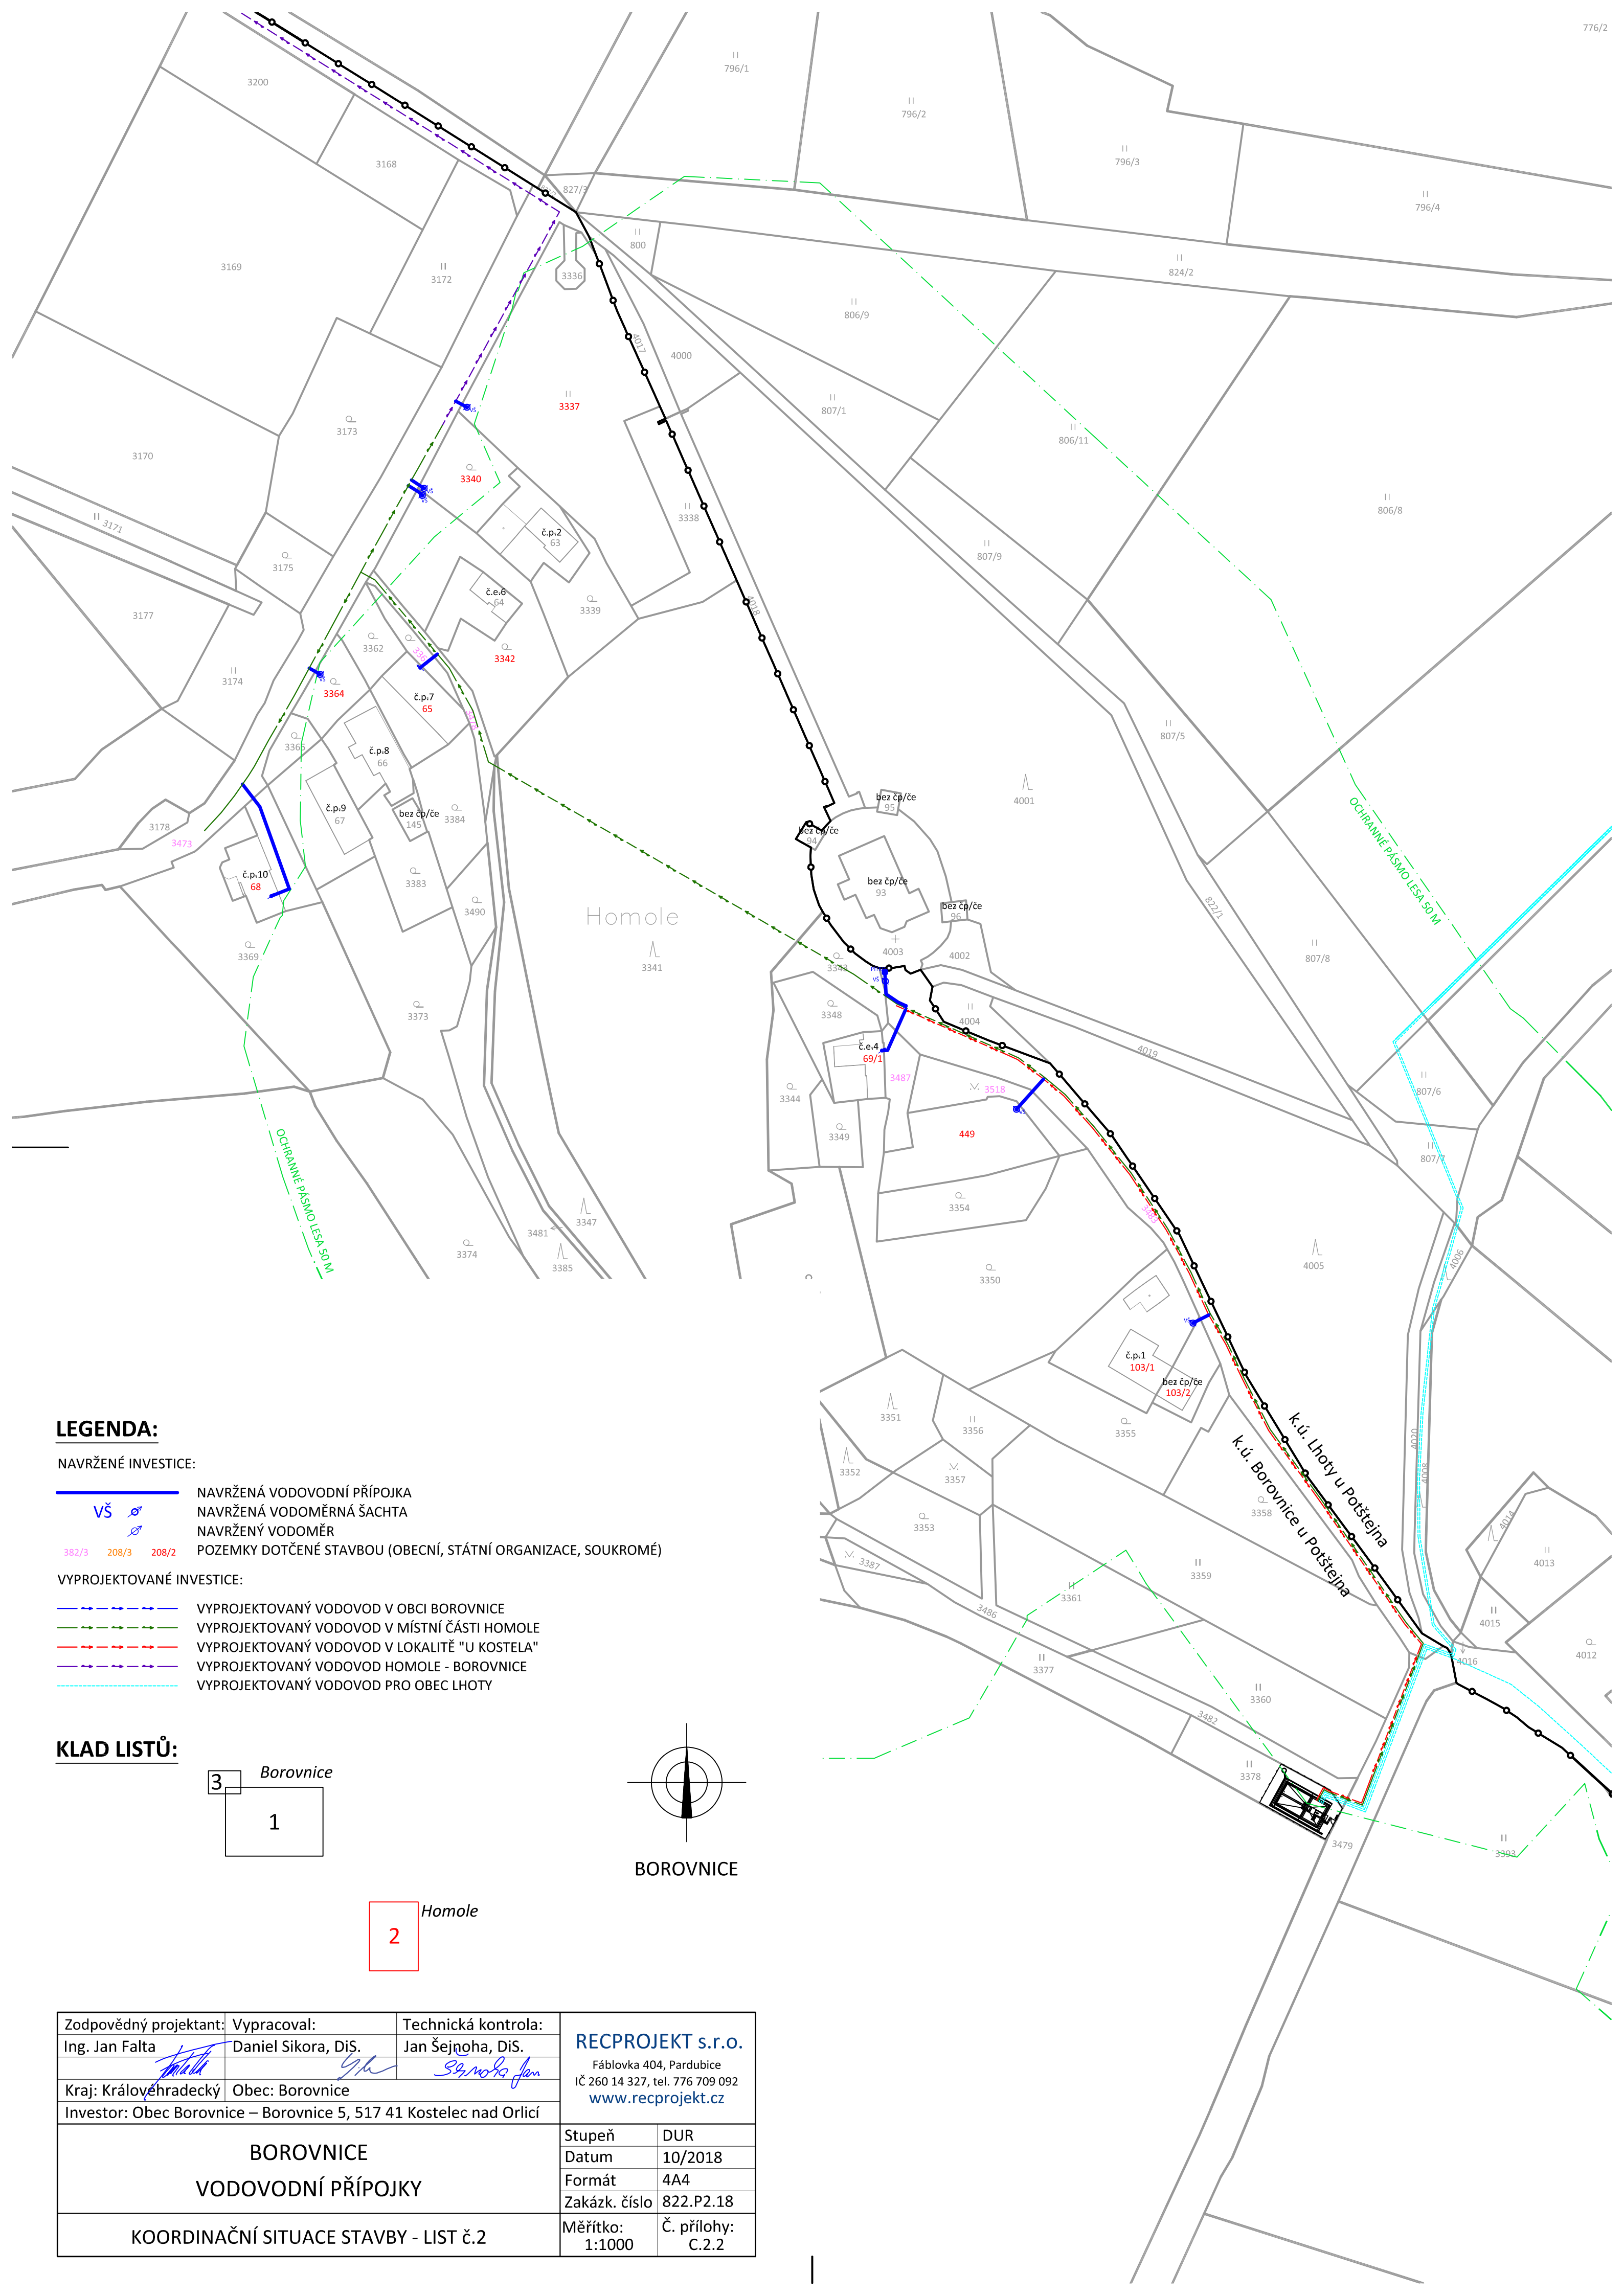

LEGENDA:

NAVRŽENÉ INVESTICE:

- VŠ

382/3

208/3

208/2

NAVRŽENÁ VODOVODNÍ PŘÍPOJKA

NAVRŽENÁ VODOMĚRNÁ ŠACHTA

NAVRŽENÝ VODOMĚŘ

POZEMKY DOTČENÉ STAVBOU (OBECNÍ, STÁTNÍ ORGANIZACE, SOUKROMÉ)

VYPROJEKTOVANÉ INVESTICE:

-
- VYPROJEKTOVANÝ VODOVOD V OBCI BOROVNICE



VYPROJEKTOVANÝ VODOVOD V MÍSTNÍ ČÁSTI HOMOLE

VYPROJEKTOVANÝ VODOVOD V LOKALITĚ "U KOSTELA"


VYPROJEKTOVANÝ VODOVOD HOMOLE - BOROVNICE

VYPROJEKTOVANÝ VODOVOD PRO OBEC LHOTY


KLAD LISTŮ:

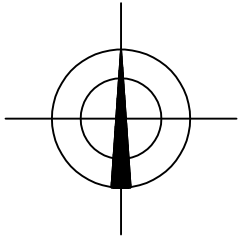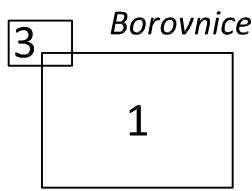

BOROVNICE

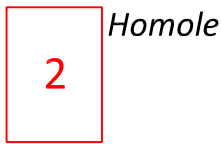

Zodpovědný projektant:	Vypracoval:	Technická kontrola:	RECPROJEKT s.r.o. Fáblovka 404, Pardubice IČ 260 14 327, tel. 776 709 092 www.recprojekt.cz	
Ing. Jan Falta	Daniel Sikora, DiS.	Jan Šejnoha, DiS.		
Kraj: Královéhradecký	Obec: Borovnice			
Investor: Obec Borovnice – Borovnice 5, 517 41 Kostelec nad Orlicí				
BOROVNICE VODOVODNÍ PŘÍPOJKY			Stupeň	DUR
			Datum	10/2018
			Formát	4A4
			Zakázk. číslo	822.P2.18
KOORDINAČNÍ SITUACE STAVBY - LIST č.2			Měřítko: 1:1000	Č. přílohy: C.2.2

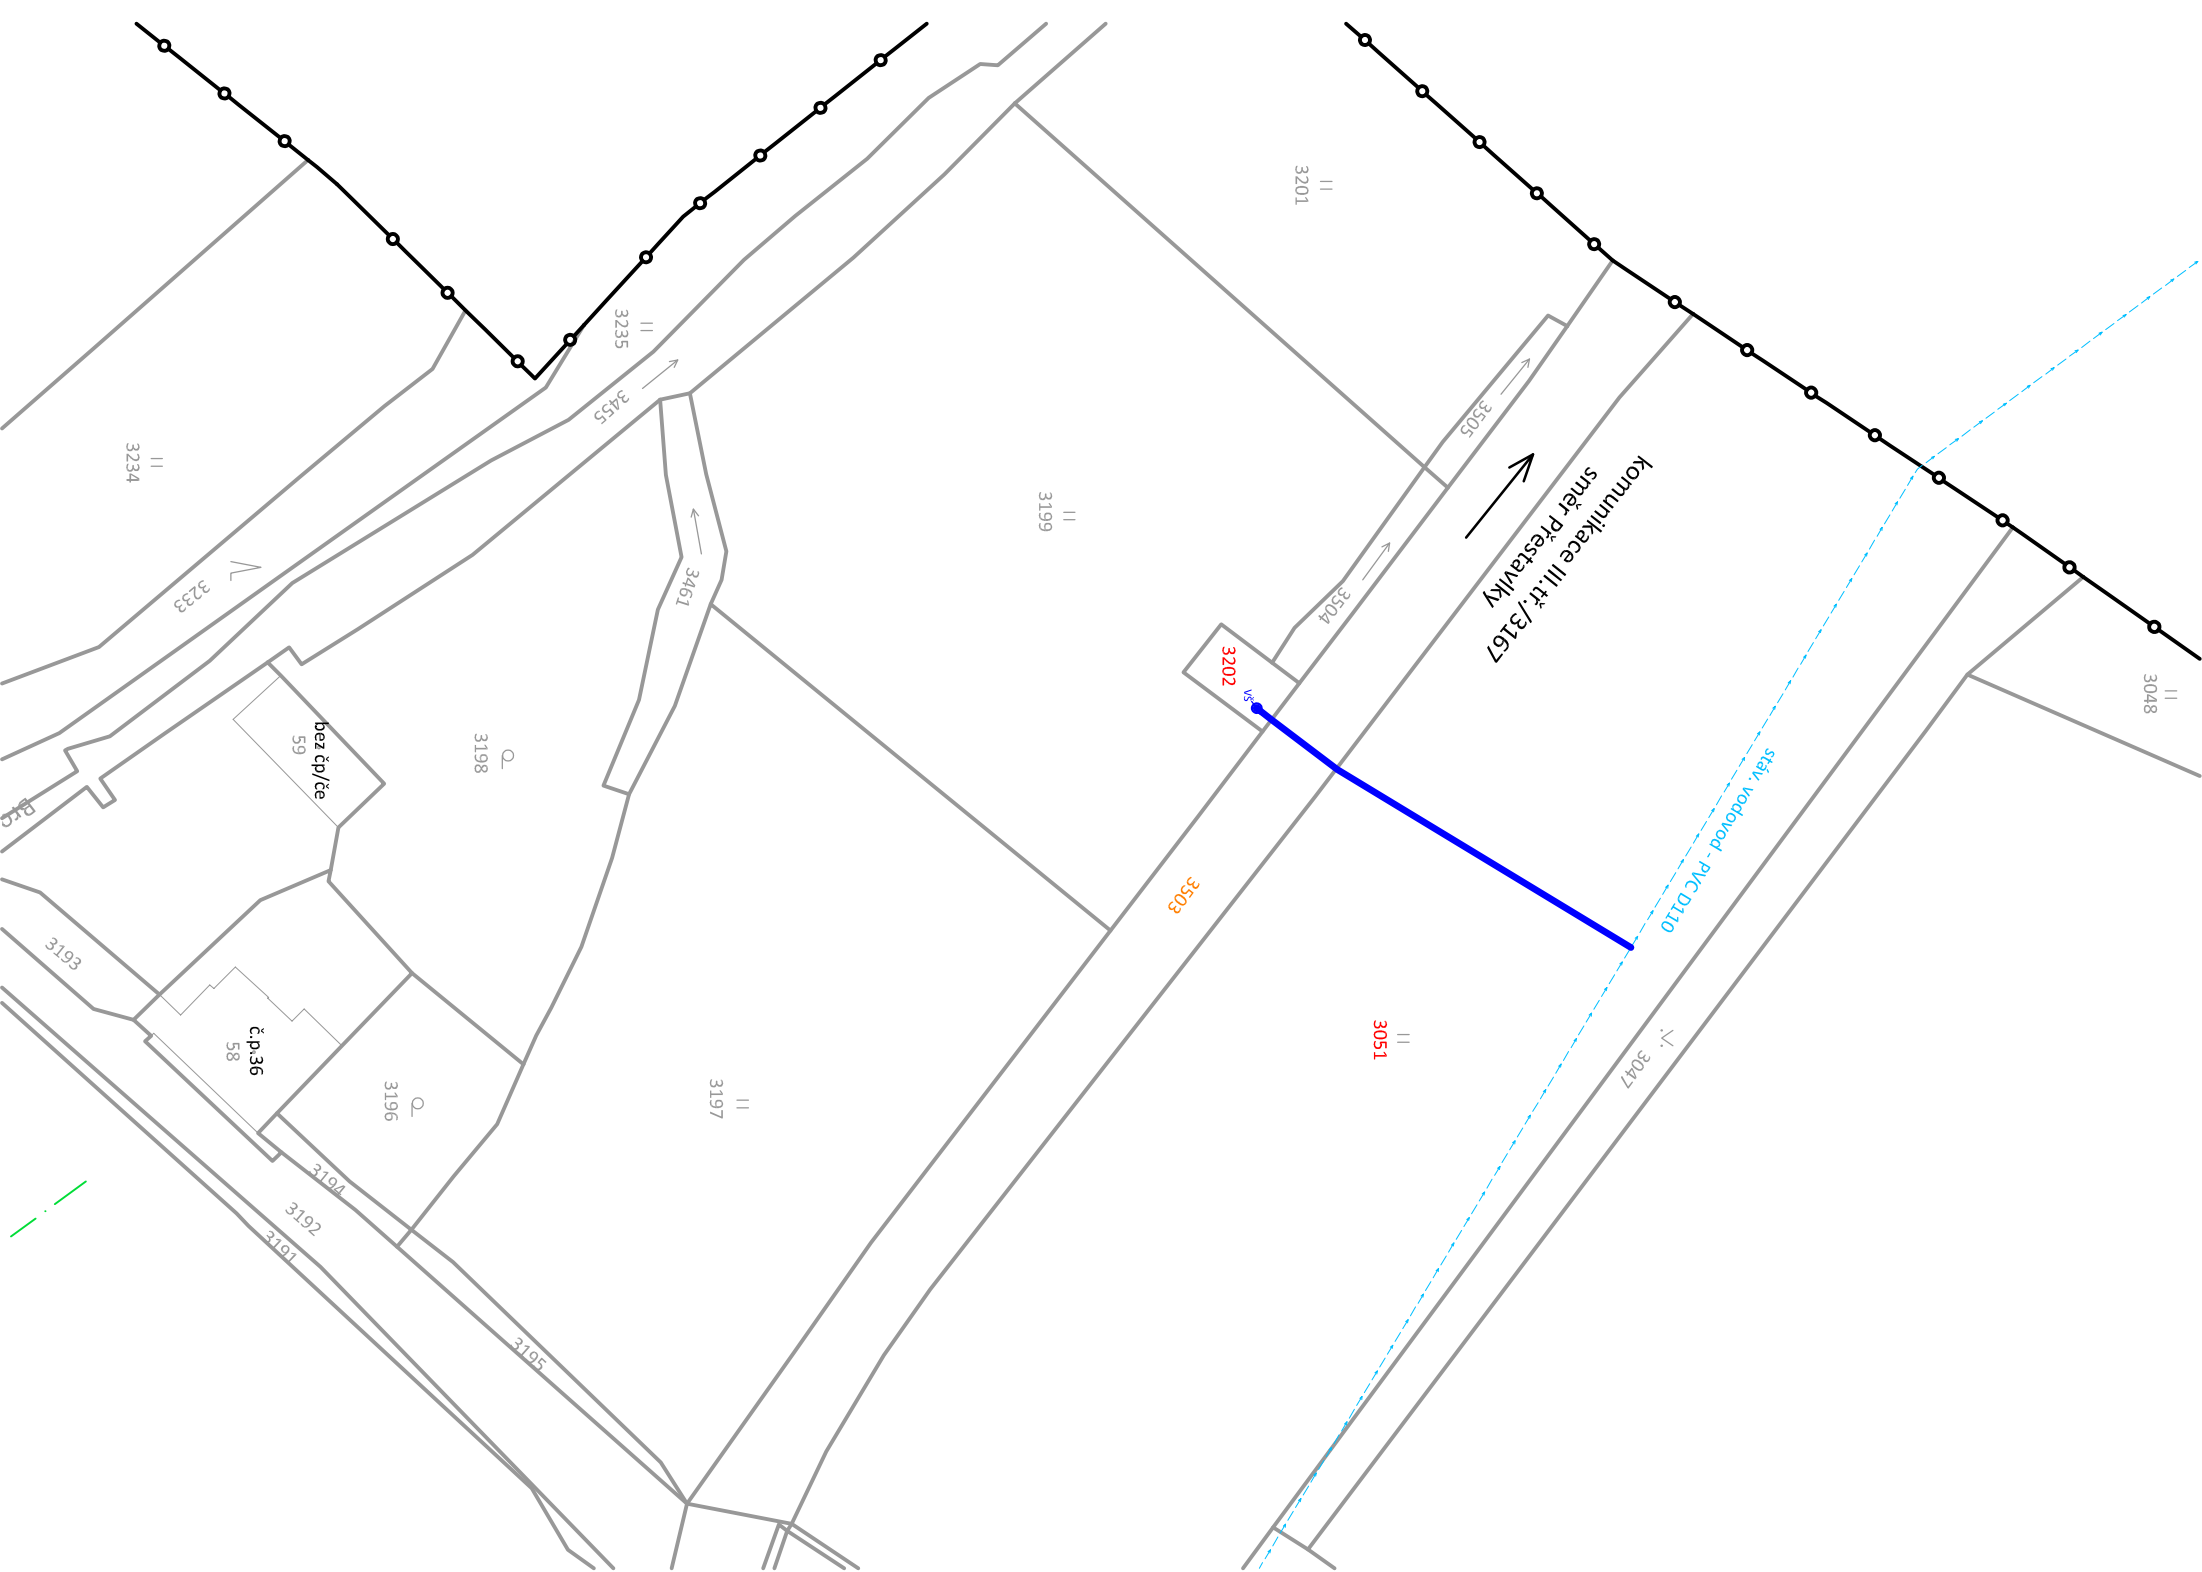

LEGENDA:



NAVŘEŽENÉ INVESTICE:

- NAVŘEŽENÁ VODOVODNÍ PŘÍPOJKA
- NAVŘEŽENÁ VODOMĚRNÁ ŠACHTA
- NAVŘEŽENÝ VODOMĚŘ
- POZEMKY DOTČENÉ STAVBOU (OBECNÍ, STÁTNÍ ORGANIZACE, SOUKROMÉ)

VYPROJEKTOVANÉ INVESTICE:

- VYPROJEKTOVANÝ VODOVOD V OBČI BOROVNICE
- VYPROJEKTOVANÝ VODOVOD V MÍSTNÍ ČÁSTI HOMOLE
- VYPROJEKTOVANÝ VODOVOD V LOKALITĚ "U KOSTELA"
- VYPROJEKTOVANÝ VODOVOD HOMOLE - BOROVNICE
- VYPROJEKTOVANÝ VODOVOD PRO OBEC LHOTY

KLAD LISTŮ:

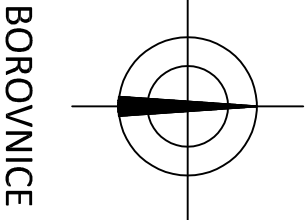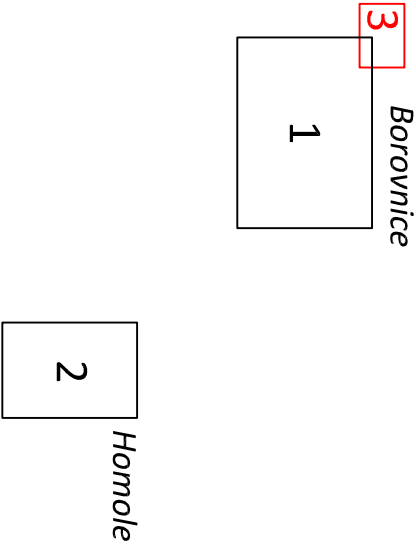

BOROVNICE

Zodpovědný projektant:		Vyracoval:		Technická kontrola:	
Ing. Jan Falta		Daniel Sikora, DiS.		Jan Šejnoha, DiS.	
Kraj: Královéhradecký		Obec: Borovnice		IČ 260 14 327, tel. 776 709 092 www.recprojekt.cz	
Investor: Obec Borovnice – Borovnice 5, 517 41 Kostelec nad Orlicí		Stupeň		DUR	
BOROVNICE		Datum		10/2018	
		Formát		2A4	
		Zakázk. číslo		822.P2.18	
KOORDINAČNÍ SITUACE STAVBY - LIST č.3		Měřítko: 1:1000		Č. přílohy: C.2.3	